


PADIGLIONE 2 - PIANO SEMINTERRATO

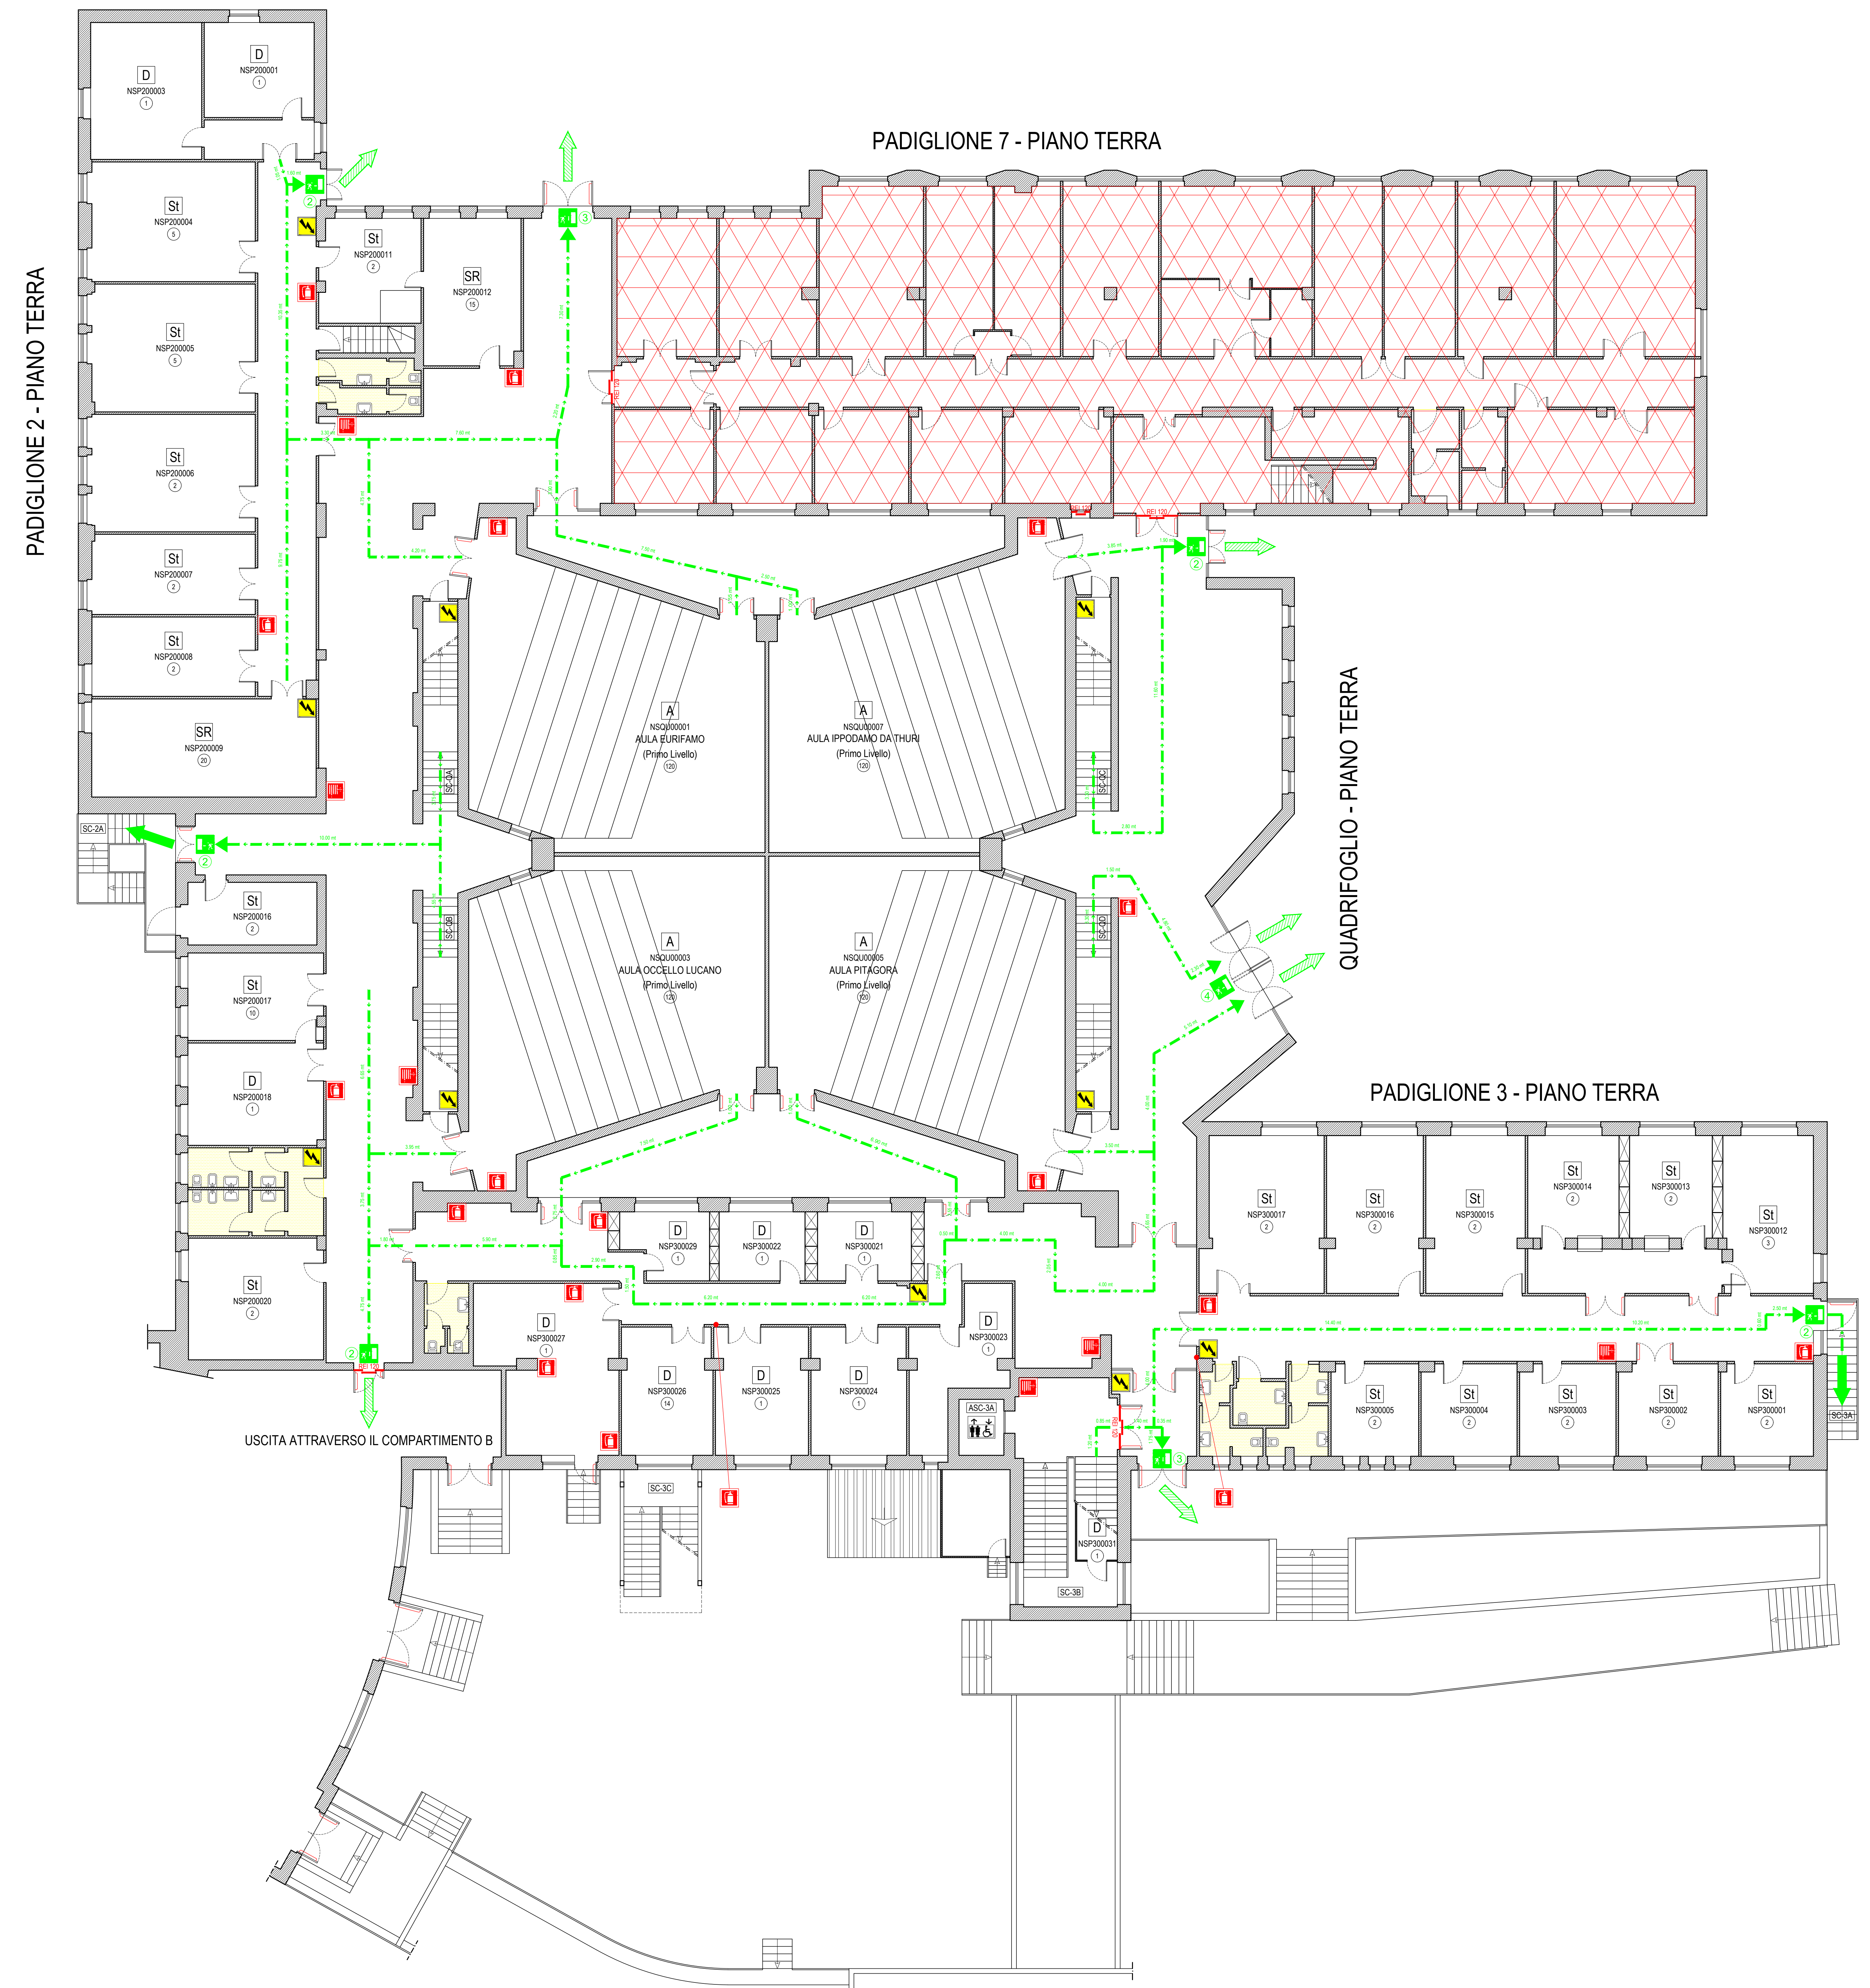

PADIGLIONE 2: PIANO TERRA - QUADRIFOGLIO: PIANO TERRA - PADIGLIONE 3: PIANO TERRA

LEGENDA

- MANICHETTA IDRANTE
- ATTACCO AUTOPOMPA VVF
- ESTINTORE PORTATILE
- IMPIANTO DI SPEGNIMENTO AUTOMATICO
- PULSANTE ATTIVAZIONE IMPIANTO DI SPEGNIMENTO
- PORTA TAGLIAFUOCO
- PORTA TAGLIAFUOCO DOTATA DI MAGNETE PER SGANCIO PORTA
- "VIA DI FUGA"
- USCITA DI EMERGENZA (n° = Numero Moduli)
- PERCORSO DI USCITA VERSO L'ALTO
- PERCORSO DI USCITA ORIZZONTALE
- PERCORSO DI USCITA VERSO IL BASSO
- LUOGO SICURO
- QUADRO ELETTRICO
- SERVIZI IGIENICI
- ASCENSORI
- LOCALI TECNICI
- A AULA
- B BIBLIOTECA
- D DEPOSITO
- Le LABORATORIO ESENTE DALL'UTILIZZO DI SOSTANZE INFIAMMABILI
- Li LABORATORIO IN CUI SI UTILIZZANO SOSTANZE INFIAMMABILI
- SR SALA RIUNIONI
- St STUDIO
- LOCALI NON UTILIZZATI

NS P5 T A 18 CODICE AMBIENTE

- N° Ambiente
- Tipologia
- Piano
- Edificio
- Polo universitario

UNIVERSITA' DEGLI STUDI DELLA BASILICATA
POTENZA

PROGETTO DI ADEGUAMENTO ALLE NORME DI PREVENZIONE INCENDI DELLA SEDE UNIVERSITARIA DI VIA NAZARIO SAURO A POTENZA - COMPLESSO EX ENAOLI (Comando Prov. VVF. di Potenza Pratica n°4833 - Variante al Progetto di cui al Parere prot.n°515 del 17.01.2006)

TECNICO: Ing. Vincenzo IERACE <small>(Sezione Gestione Infrastrutture e Servizi Tecnici - Università degli Studi della Basilicata)</small>	DITTA: UNIVERSITA' DEGLI STUDI DELLA BASILICATA Via Nazario Sauro, 85 85100 POTENZA
CODICE ELABORATO: ANT03	ELABORATO: COMPARTIMENTO A - 1/2 PADIGLIONE 2: PIANO SEMINTERRATO, PIANO TERRA QUADRIFOGLIO: PIANO TERRA - PADIGLIONE 3: PIANO TERRA PIANTA CON INDICAZIONE VIE DI ESODO E DISPOSITIVI ANTINCENDIO
SCALA: 1 : 100	DATA: Maggio 2021